


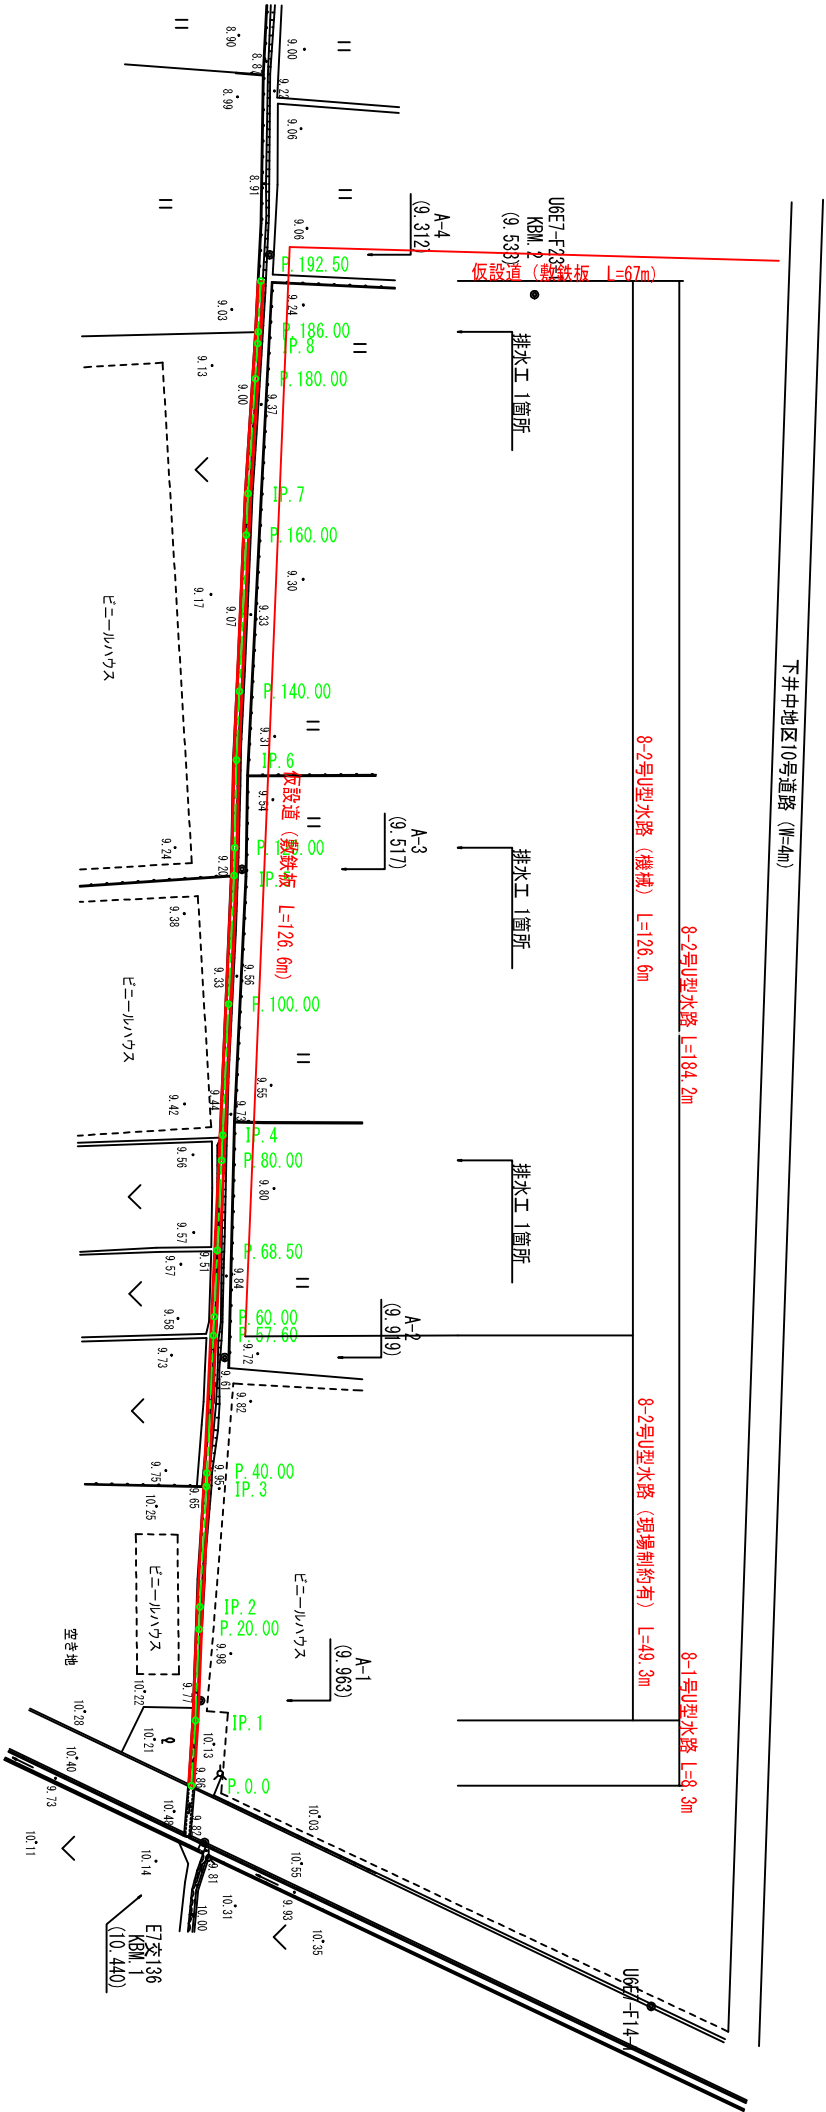

# 8号水路計画平面図

S=1 : 500



E7交195-2

| NO  | 点名         | X         | Y         |
|-----|------------|-----------|-----------|
| 100 | P.0.0      | 61223.415 | 18461.517 |
| 101 | IP.1       | 61215.158 | 18459.999 |
| 110 | NO.1       | 61203.500 | 18459.546 |
| 102 | IP.2       | 61200.639 | 18459.433 |
| 103 | IP.3       | 61185.229 | 18458.610 |
| 111 | NO.2       | 61183.526 | 18458.531 |
| 112 | NO.2+17.60 | 61165.945 | 18457.712 |
| 113 | NO.3       | 61162.548 | 18457.600 |
| 114 | NO.3+8.50  | 61155.057 | 18457.204 |
| 115 | NO.4       | 61143.569 | 18456.689 |
| 104 | IP.4       | 61140.344 | 18456.518 |
| 116 | NO.5       | 61123.589 | 18455.783 |
| 105 | IP.5       | 61107.160 | 18455.062 |
| 117 | NO.6       | 61103.606 | 18454.990 |
| 106 | IP.6       | 61092.292 | 18454.763 |
| 118 | NO.7       | 61083.616 | 18454.319 |
| 119 | NO.8       | 61063.635 | 18453.504 |
| 107 | IP.7       | 61068.346 | 18453.273 |
| 120 | NO.9       | 61043.670 | 18452.342 |
| 108 | IP.8       | 61039.160 | 18452.052 |
| 121 | NO.9+6.00  | 61037.681 | 18451.980 |
| 109 | P.192.50   | 61031.190 | 18451.644 |

E7交132

| NO  | 点名         | X         | Y         | Z      |
|-----|------------|-----------|-----------|--------|
| 11  | UE7-F14-1  | 61251.683 | 18461.718 |        |
| 8   | E7交136     | 61230.146 | 18458.836 | 10.440 |
| 6   | E7交132     | 61200.651 | 18452.109 |        |
| 39  | UE7-F195-2 | 61032.925 | 18416.677 | 9.533  |
| 23  | UE7-F195-2 | 60934.060 | 18453.360 |        |
| 501 | A-1        | 61212.612 | 18459.324 | 9.963  |
| 502 | A-2        | 61168.154 | 18456.265 | 9.919  |
| 503 | A-3        | 61106.666 | 18454.044 | 9.517  |
| 504 | A-4        | 61027.630 | 18450.518 | 9.312  |
| 500 | IP.1       | 61214.886 | 18491.702 |        |


 

 

 

| 線形路線  | 曲線表       | 線形路線  | 曲線表       | 線形路線  | 曲線表       | 線形路線  | 曲線表       | 線形路線  | 曲線表       | 線形路線  | 曲線表       | 線形路線  | 曲線表       | 線形路線  | 曲線表       | 線形路線  | 曲線表       |
|-------|-----------|-------|-----------|-------|-----------|-------|-----------|-------|-----------|-------|-----------|-------|-----------|-------|-----------|-------|-----------|
| IP.NO | P.0.0     | IP.NO | IP.1      | IP.NO | IP.2      | IP.NO | IP.3      | IP.NO | IP.4      | IP.NO | IP.5      | IP.NO | IP.6      | IP.NO | IP.7      | IP.NO | IP.8      |
| LA    |           | LA    |           | LA    |           | LA    |           | LA    |           | LA    |           | LA    |           | LA    |           | LA    |           |
| TL    |           | TL    |           | TL    |           | TL    |           | TL    |           | TL    |           | TL    |           | TL    |           | TL    |           |
| CL    |           | CL    |           | CL    |           | CL    |           | CL    |           | CL    |           | CL    |           | CL    |           | CL    |           |
| SL    |           | SL    |           | SL    |           | SL    |           | SL    |           | SL    |           | SL    |           | SL    |           | SL    |           |
| D.S   | 0.000     | D.S   | 8.333     | D.S   | 14.550    | D.S   | 15.432    | D.S   | 44.934    | D.S   | 33.216    | D.S   | 14.771    | D.S   | 34.078    | D.S   | 19.225    |
| PC    | 0.000     | PC    | 8.333     | PC    | 22.883    | PC    | 38.295    | PC    | 83.229    | PC    | 116.445   | PC    | 131.216   | PC    | 165.294   | PC    | 182.519   |
| EC    | 61223.415 | EC    | 61215.158 | EC    | 61200.639 | EC    | 61185.229 | EC    | 61140.344 | EC    | 61083.616 | EC    | 61039.160 | EC    | 61003.635 | EC    | 61003.635 |
| Y     | 18460.517 | Y     | 18459.999 | Y     | 18459.433 | Y     | 18456.610 | Y     | 18456.518 | Y     | 18455.783 | Y     | 18455.062 | Y     | 18454.990 | Y     | 18454.763 |

| 香 南 市 |                         |      |             |
|-------|-------------------------|------|-------------|
| 工事種別  | 建築08071号 下井中地区 8号水路改修工事 | 縮尺   | S=1:250     |
| 図面名称  | 計画平面図                   |      |             |
| 路線河川名 | 下井中地区 8号水路              |      |             |
| 工事箇所  | 高知果 香南市 野市町 下井          |      |             |
| 設計種別  |                         |      |             |
| 審判所名  | 香南市 建設課                 | 図面番号 | 1<br>—<br>6 |
| 会社名   |                         |      |             |



圖面斷準標



S=1:50

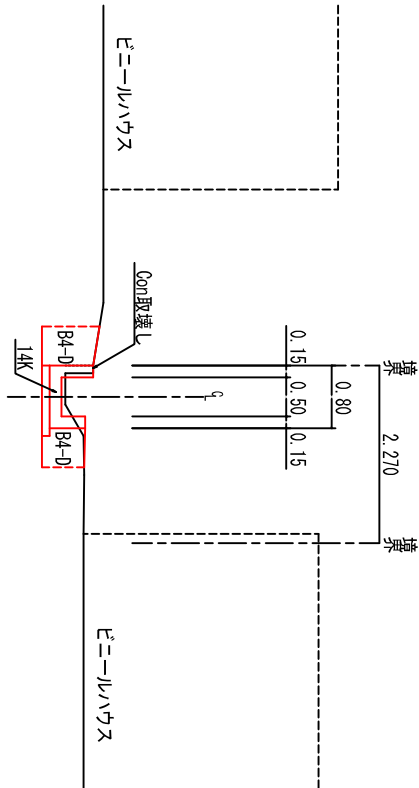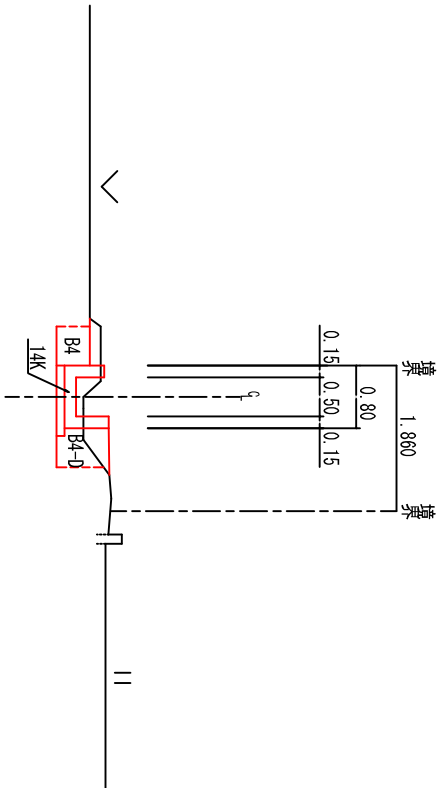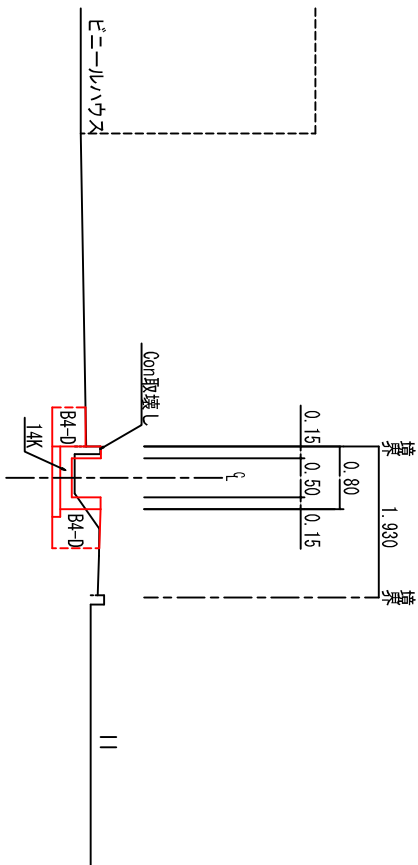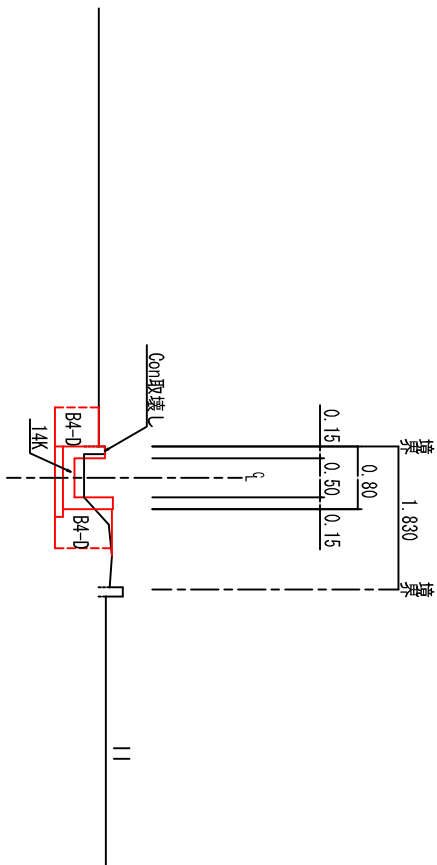DL=7.00DL=7.00DL=7.00DL=7.00

## 堰板溝參考圖

 $S=1:20$ 


平面图

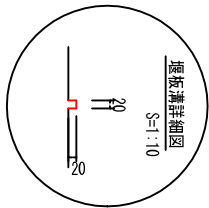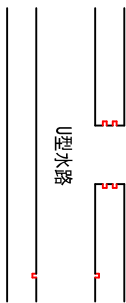


※耕作地の用排水箇所については地権者に確認する

| 香 南 市   |                           |         |             |
|---------|---------------------------|---------|-------------|
| 工 事 详 列 | 建南0807号<br>下井中地区 8号水路改修工事 |         |             |
| 图 面 名 称 | 標準断面图                     | 幅 尺     | 图 示         |
| 路線町川名   | 下井中地区 8号水路                |         |             |
| 工事箇所    | 高沢果 香南市 野市町               | 下 井     |             |
| 設計種別    |                           |         |             |
| 事務所名    | 香南市 建設課                   | 図 面 番 号 | 3<br>—<br>6 |
| 会 社 名   |                           |         |             |


P. 0. 0  
GH= 9. 80  
FH= 9. 803

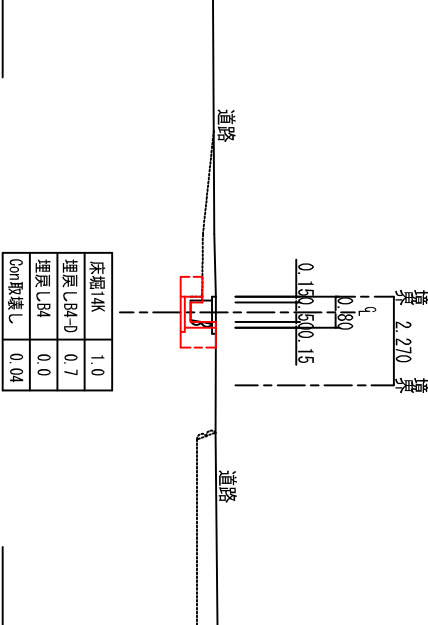


IP. 1  
GH= 9. 80  
FH= 9. 720

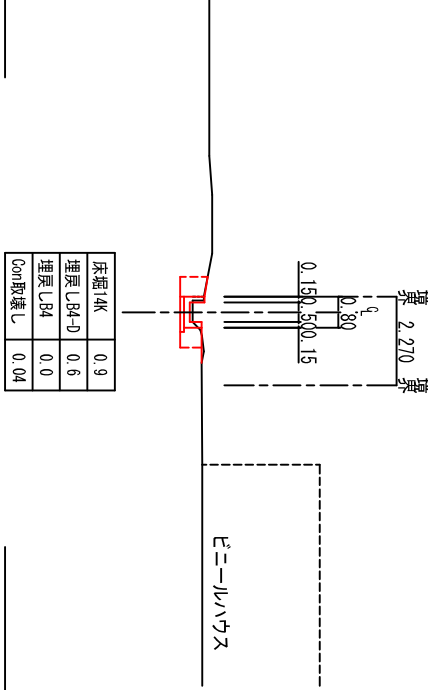


P. 20. 00  
GH= 9. 74  
FH= 9. 686

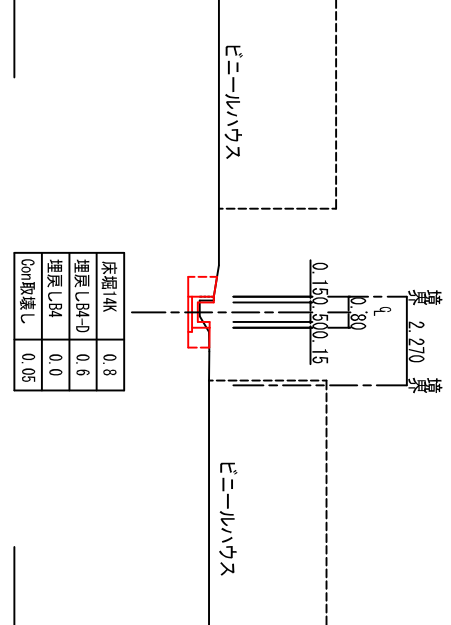


IP. 3  
GH= 9. 67  
FH= 9. 633

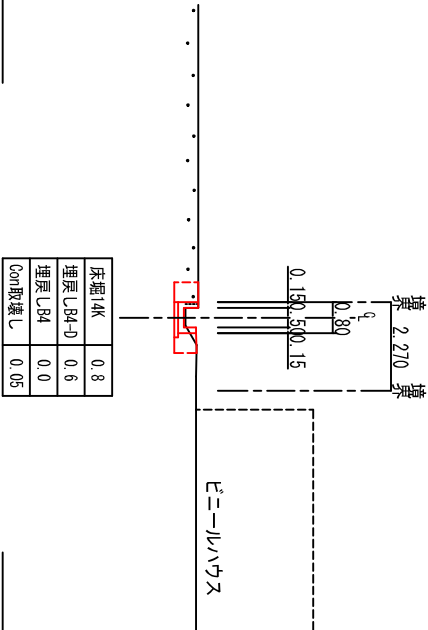


IP. 3'  
GH= 9. 67  
FH= 9. 633

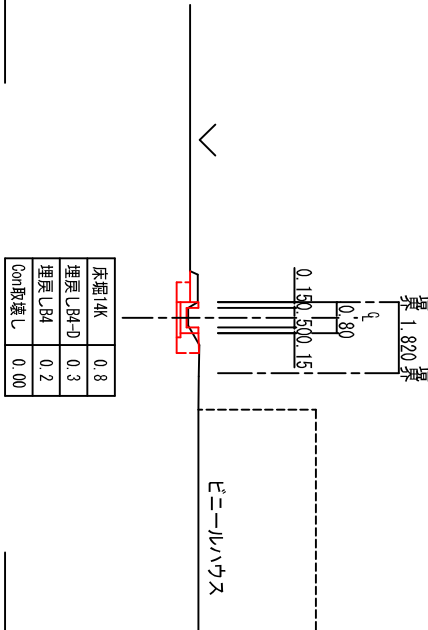


P. 57. 6  
GH= 9. 60  
FH= 9. 434

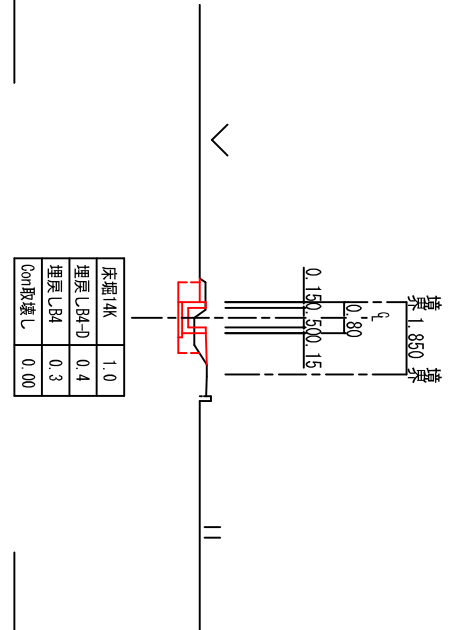


P. 57. 6'  
GH= 9. 60  
FH= 9. 434

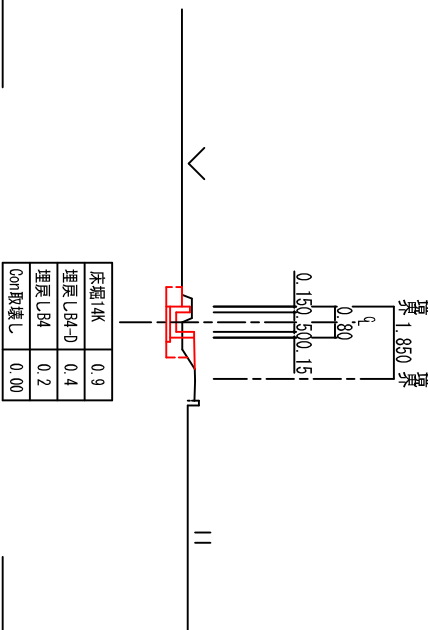


P. 68. 5  
GH= 9. 51  
FH= 9. 407

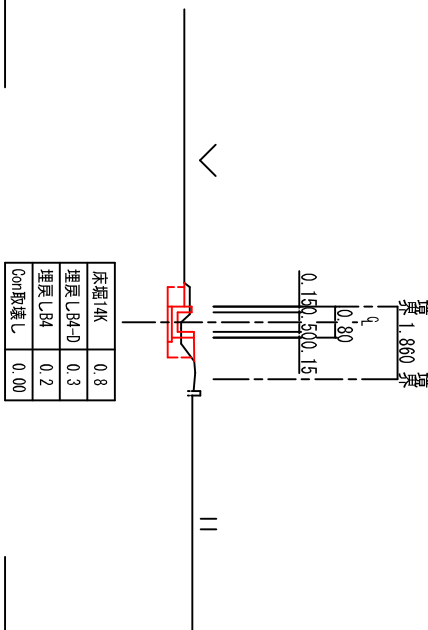


P. 68. 5'  
GH= 9. 51  
FH= 9. 407

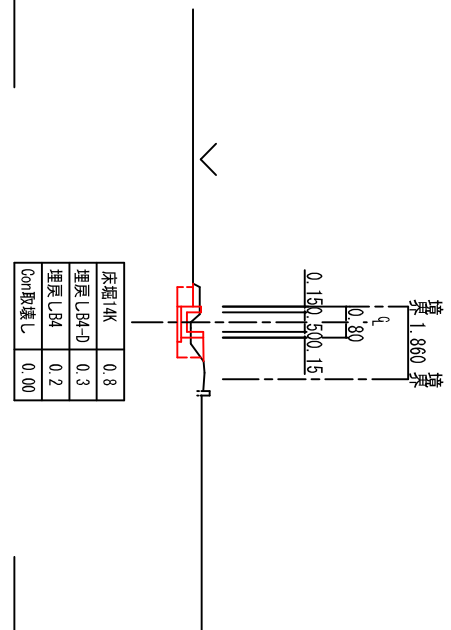

IP. 4  
GH= 9. 44  
FH= 9. 370

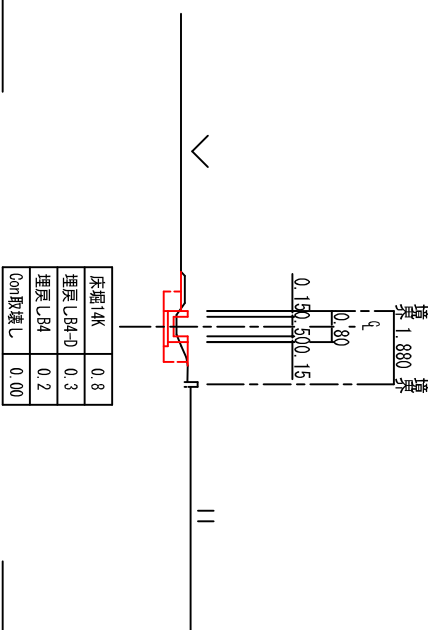


IP. 4'  
GH= 9. 44  
FH= 9. 370

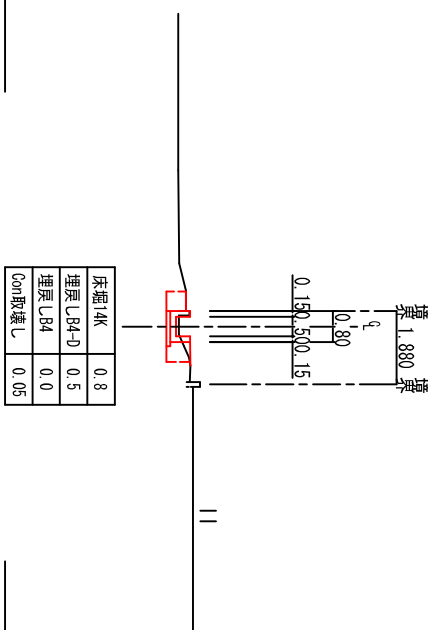


| 香 南 市 |                            |    |          |        |
|-------|----------------------------|----|----------|--------|
| 工事種別  | 建築08071号<br>下井中地区 8号水路改修工事 |    |          |        |
| 図面名称  | 横断面 1                      | 縮尺 | S=1:100  |        |
| 路線河川名 | 下井中地区 8号水路                 |    |          |        |
| 工事箇所  | 高知県 香南市 野市町 下井             |    |          |        |
| 設計種別  |                            |    |          |        |
| 事務所名  | 香南市 建設課                    |    | 図面<br>番号 | 4<br>6 |
| 会社名   |                            |    |          |        |

P. 100. 0  
GH= 9.34  
FH= 9.328

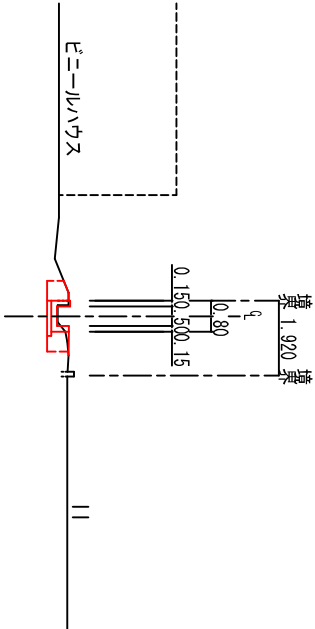


|         |      |
|---------|------|
| 床面14K   | 0.7  |
| 埋戻しB4-D | 0.5  |
| 埋戻しB4   | 0.0  |
| Con取壊し  | 0.05 |

P. 100. 0'  
GH= 9.34  
FH= 9.178

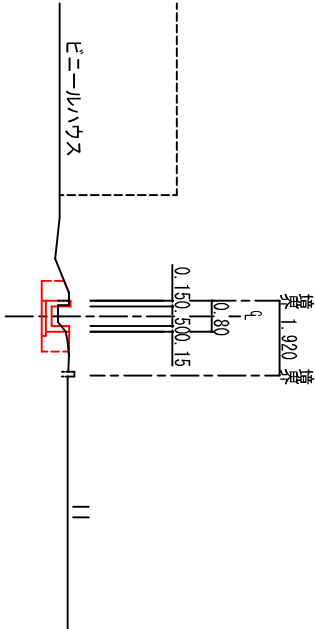


|         |      |
|---------|------|
| 床面14K   | 1.0  |
| 埋戻しB4-D | 0.7  |
| 埋戻しB4   | 0.0  |
| Con取壊し  | 0.05 |

IP. 5'  
GH= 9.22  
FH= 9.137

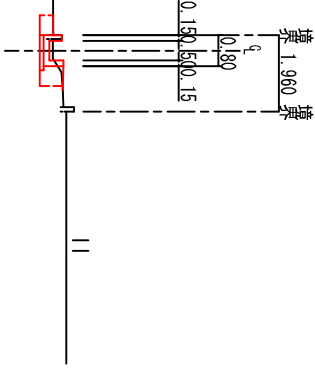


|         |      |
|---------|------|
| 床面14K   | 0.7  |
| 埋戻しB4-D | 0.5  |
| 埋戻しB4   | 0.0  |
| Con取壊し  | 0.04 |

P. 140. 0  
GH= 9.11  
FH= 9.078

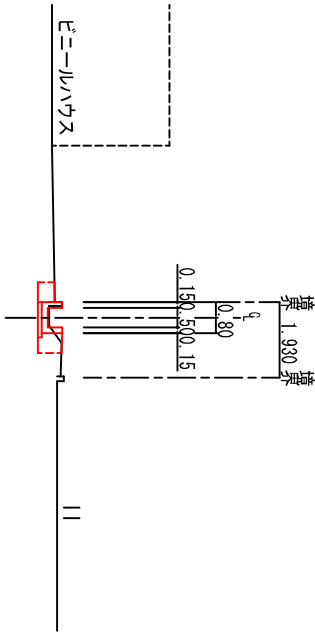


|         |      |
|---------|------|
| 床面14K   | 0.7  |
| 埋戻しB4-D | 0.5  |
| 埋戻しB4   | 0.0  |
| Con取壊し  | 0.05 |

IP. 7  
GH= 9.02  
FH= 8.915

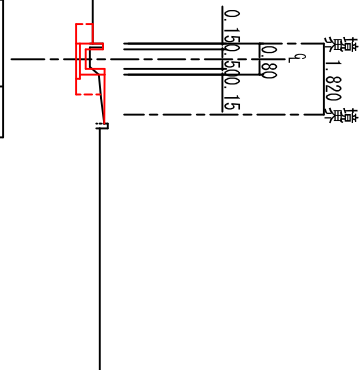


|         |      |
|---------|------|
| 床面14K   | 0.8  |
| 埋戻しB4-D | 0.6  |
| 埋戻しB4   | 0.0  |
| Con取壊し  | 0.05 |

IP. 7'  
GH= 9.02  
FH= 8.915

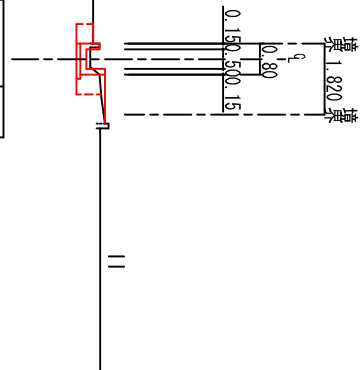


|         |      |
|---------|------|
| 床面14K   | 0.8  |
| 埋戻しB4-D | 0.6  |
| 埋戻しB4   | 0.0  |
| Con取壊し  | 0.04 |

P. 186. 0'  
GH= 8.98  
FH= 8.863

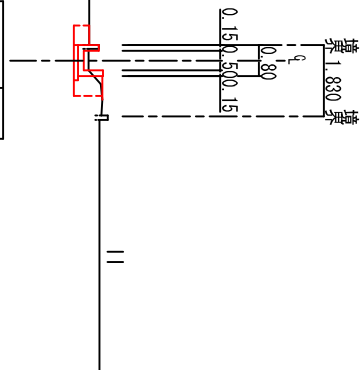


|         |      |
|---------|------|
| 床面14K   | 0.8  |
| 埋戻しB4-D | 0.5  |
| 埋戻しB4   | 0.0  |
| Con取壊し  | 0.05 |

P. 192. 5  
GH= 8.97  
FH= 8.847

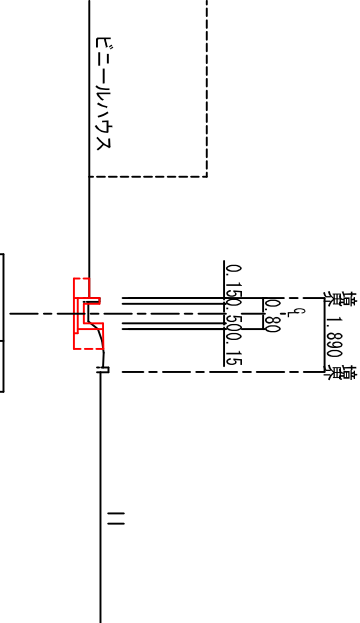


|         |      |
|---------|------|
| 床面14K   | 0.8  |
| 埋戻しB4-D | 0.6  |
| 埋戻しB4   | 0.0  |
| Con取壊し  | 0.05 |

IP. 5  
GH= 9.22  
FH= 9.137

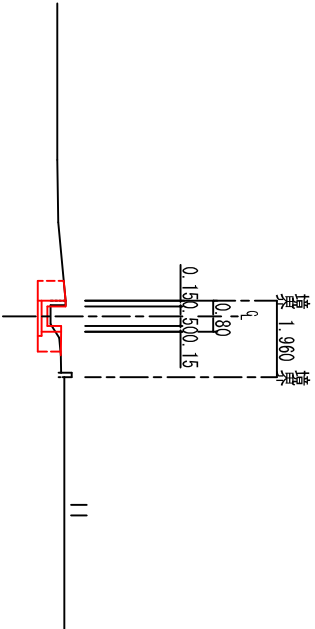


|         |      |
|---------|------|
| 床面14K   | 0.9  |
| 埋戻しB4-D | 0.6  |
| 埋戻しB4   | 0.0  |
| Con取壊し  | 0.06 |

P. 140. 0'  
GH= 9.11  
FH= 8.978

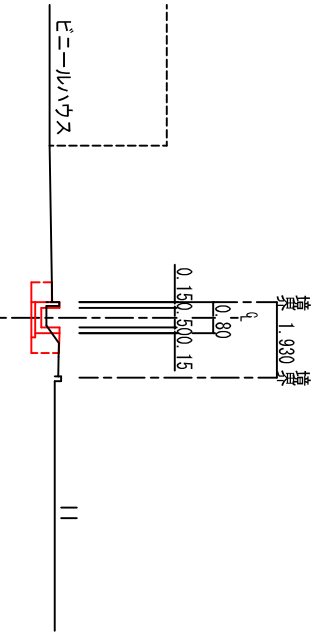

|         |      |
|---------|------|
| 床面14K   | 0.9  |
| 埋戻しB4-D | 0.6  |
| 埋戻しB4   | 0.0  |
| Con取壊し  | 0.05 |


P. 186. 0  
GH= 8.98  
FH= 8.863

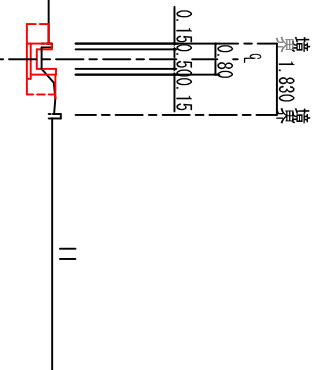

|         |      |
|---------|------|
| 床面14K   | 0.9  |
| 埋戻しB4-D | 0.6  |
| 埋戻しB4   | 0.0  |
| Con取壊し  | 0.04 |


| 香 南 市 |                             |    |          |   |
|-------|-----------------------------|----|----------|---|
| 工事種別  | 建築03108号<br>下井中地区 3号水路地帯託業務 |    |          |   |
| 図面名称  | 8号水路横断面図 2                  | 縮尺 | S=1:100  |   |
| 路線河川名 |                             |    |          |   |
| 工事箇所  |                             |    |          |   |
| 設計種別  |                             |    | 図面<br>番号 | 5 |
| 事務所名  | 香南市 建設課                     |    |          | 6 |
| 会社名   |                             |    |          |   |

8号水路工左壁展開図

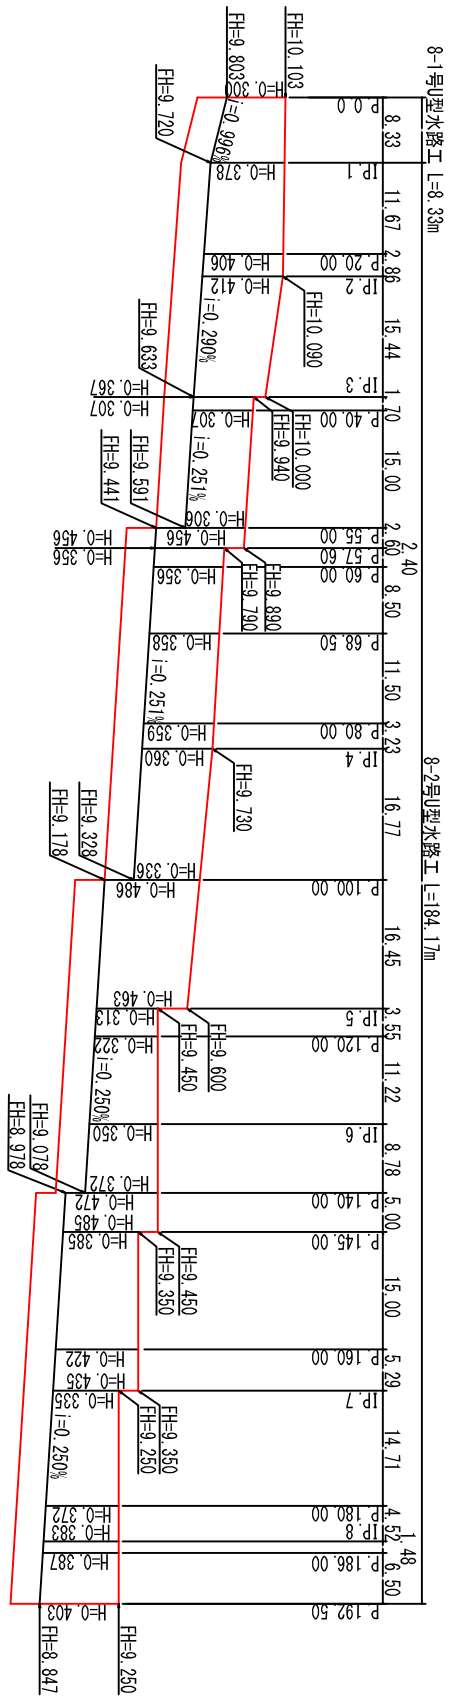
$$\begin{aligned} H &= 1 : 500 \\ V &= 1 : 20 \end{aligned}$$


8-1号U型水路

S=1:20

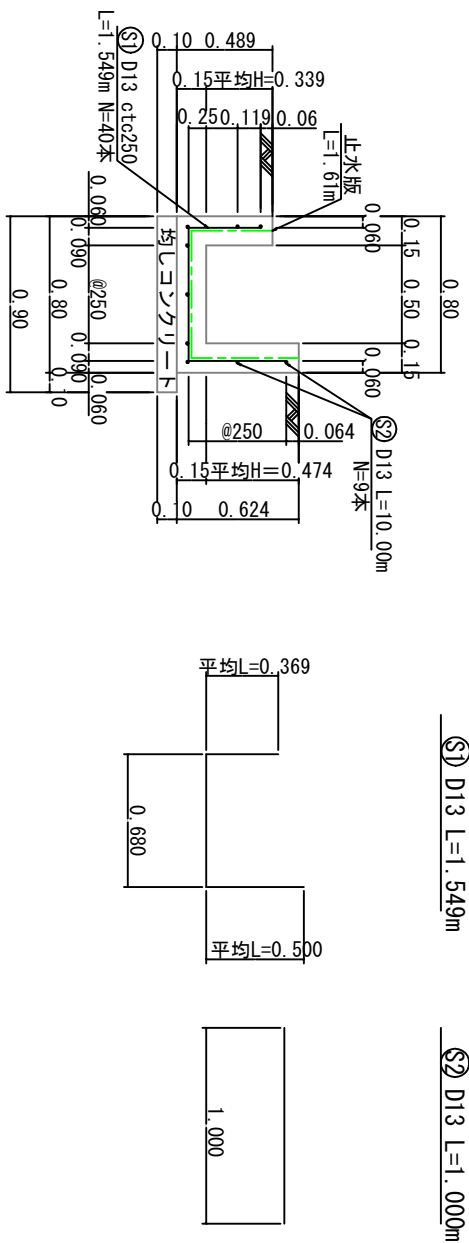


8号水路工右壁展開図
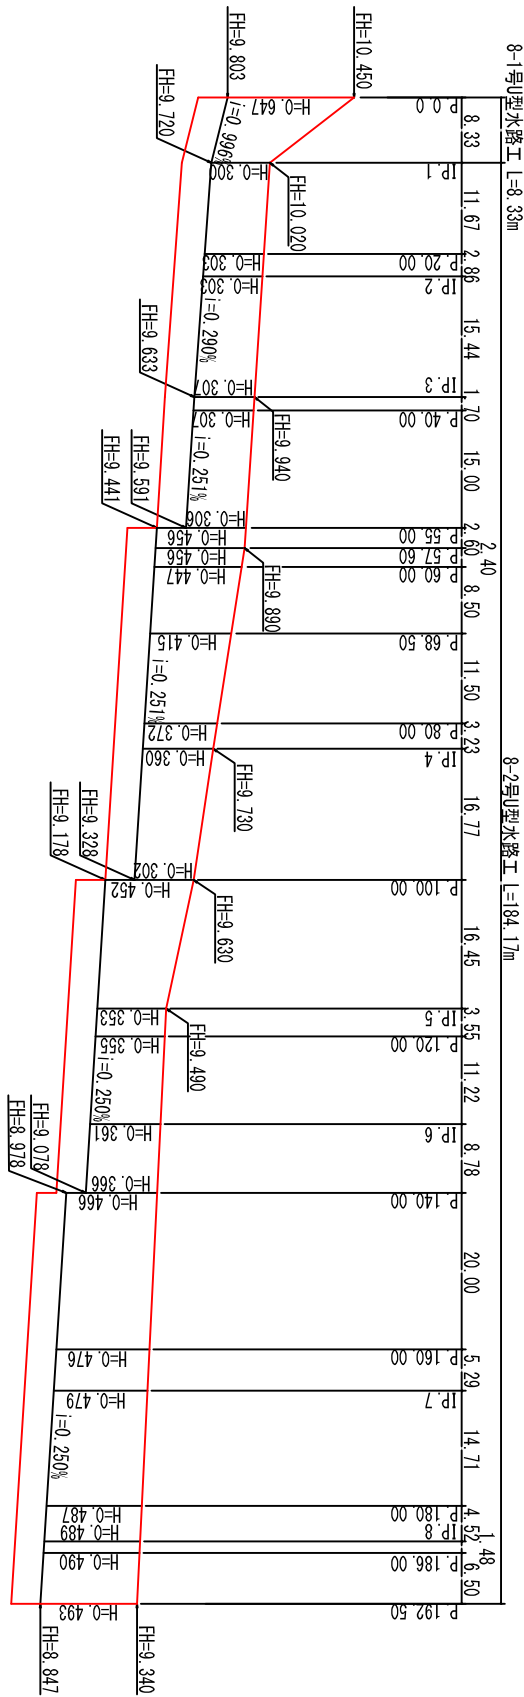
$$\begin{aligned} H &= 1 : 500 \\ V &= 1 : 20 \end{aligned}$$


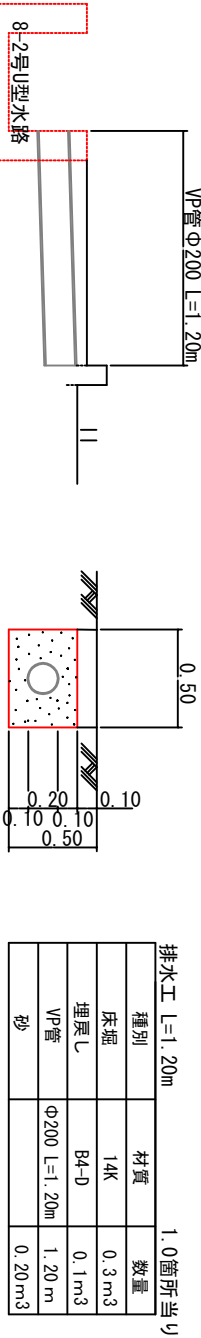
8-2号U型水路

S=1:20

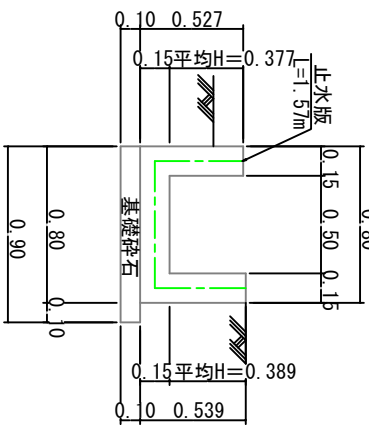

排水工

S=1:20



| 鉄防重量表 |        | 1.0m当り   |                    |
|-------|--------|----------|--------------------|
| 番号    | 長さ     | 本数       | 単位重量<br>重量         |
| ㊟ D13 | 1.549m | 4.0本     | 0.995kg<br>6.165kg |
| ㊟ D13 | 1.000m | 9.0本     | 0.985kg<br>8.955kg |
| 合計    |        | 15.120kg |                    |

| 種別     | 材質                            | 数量                  |
|--------|-------------------------------|---------------------|
| コンクリート | $\sigma_{ck}=18\text{N/mm}^2$ | 2.35m <sup>3</sup>  |
| 型枠     | 小型構造物                         | 18.32m <sup>2</sup> |
| 基礎砕石   | R40                           | 9.00m <sup>2</sup>  |
| 止水版    | FF200                         | 1.57m               |
| 目地材    | t=10mm                        | 0.24m <sup>2</sup>  |

| 種別     | 材質                            | 数量                  |
|--------|-------------------------------|---------------------|
| コンクリート | $\sigma_{ck}=18\text{N/mm}^2$ | 2.35m <sup>3</sup>  |
| 型枠     | 小型構造物                         | 18.32m <sup>2</sup> |
| 基礎砕石   | R40                           | 9.00m <sup>2</sup>  |
| 止水版    | FF200                         | 1.57m               |
| 目地材    | t=10mm                        | 0.24m <sup>2</sup>  |

|         |      |                             |        |
|---------|------|-----------------------------|--------|
| 香 南 市   |      | 建築03108号<br>建井中地区 3号水路に委託業務 |        |
| 工事種別    | 図面名称 | 8号水路展開・構造図縮尺                | 図示     |
| 設計種別    | 工事箇所 | 路線図                         |        |
| 事務所名    |      |                             |        |
| 会社名     |      |                             |        |
| 香南市 建設課 |      | 図面<br>番 号                   | 6<br>6 |